


schemat budynku

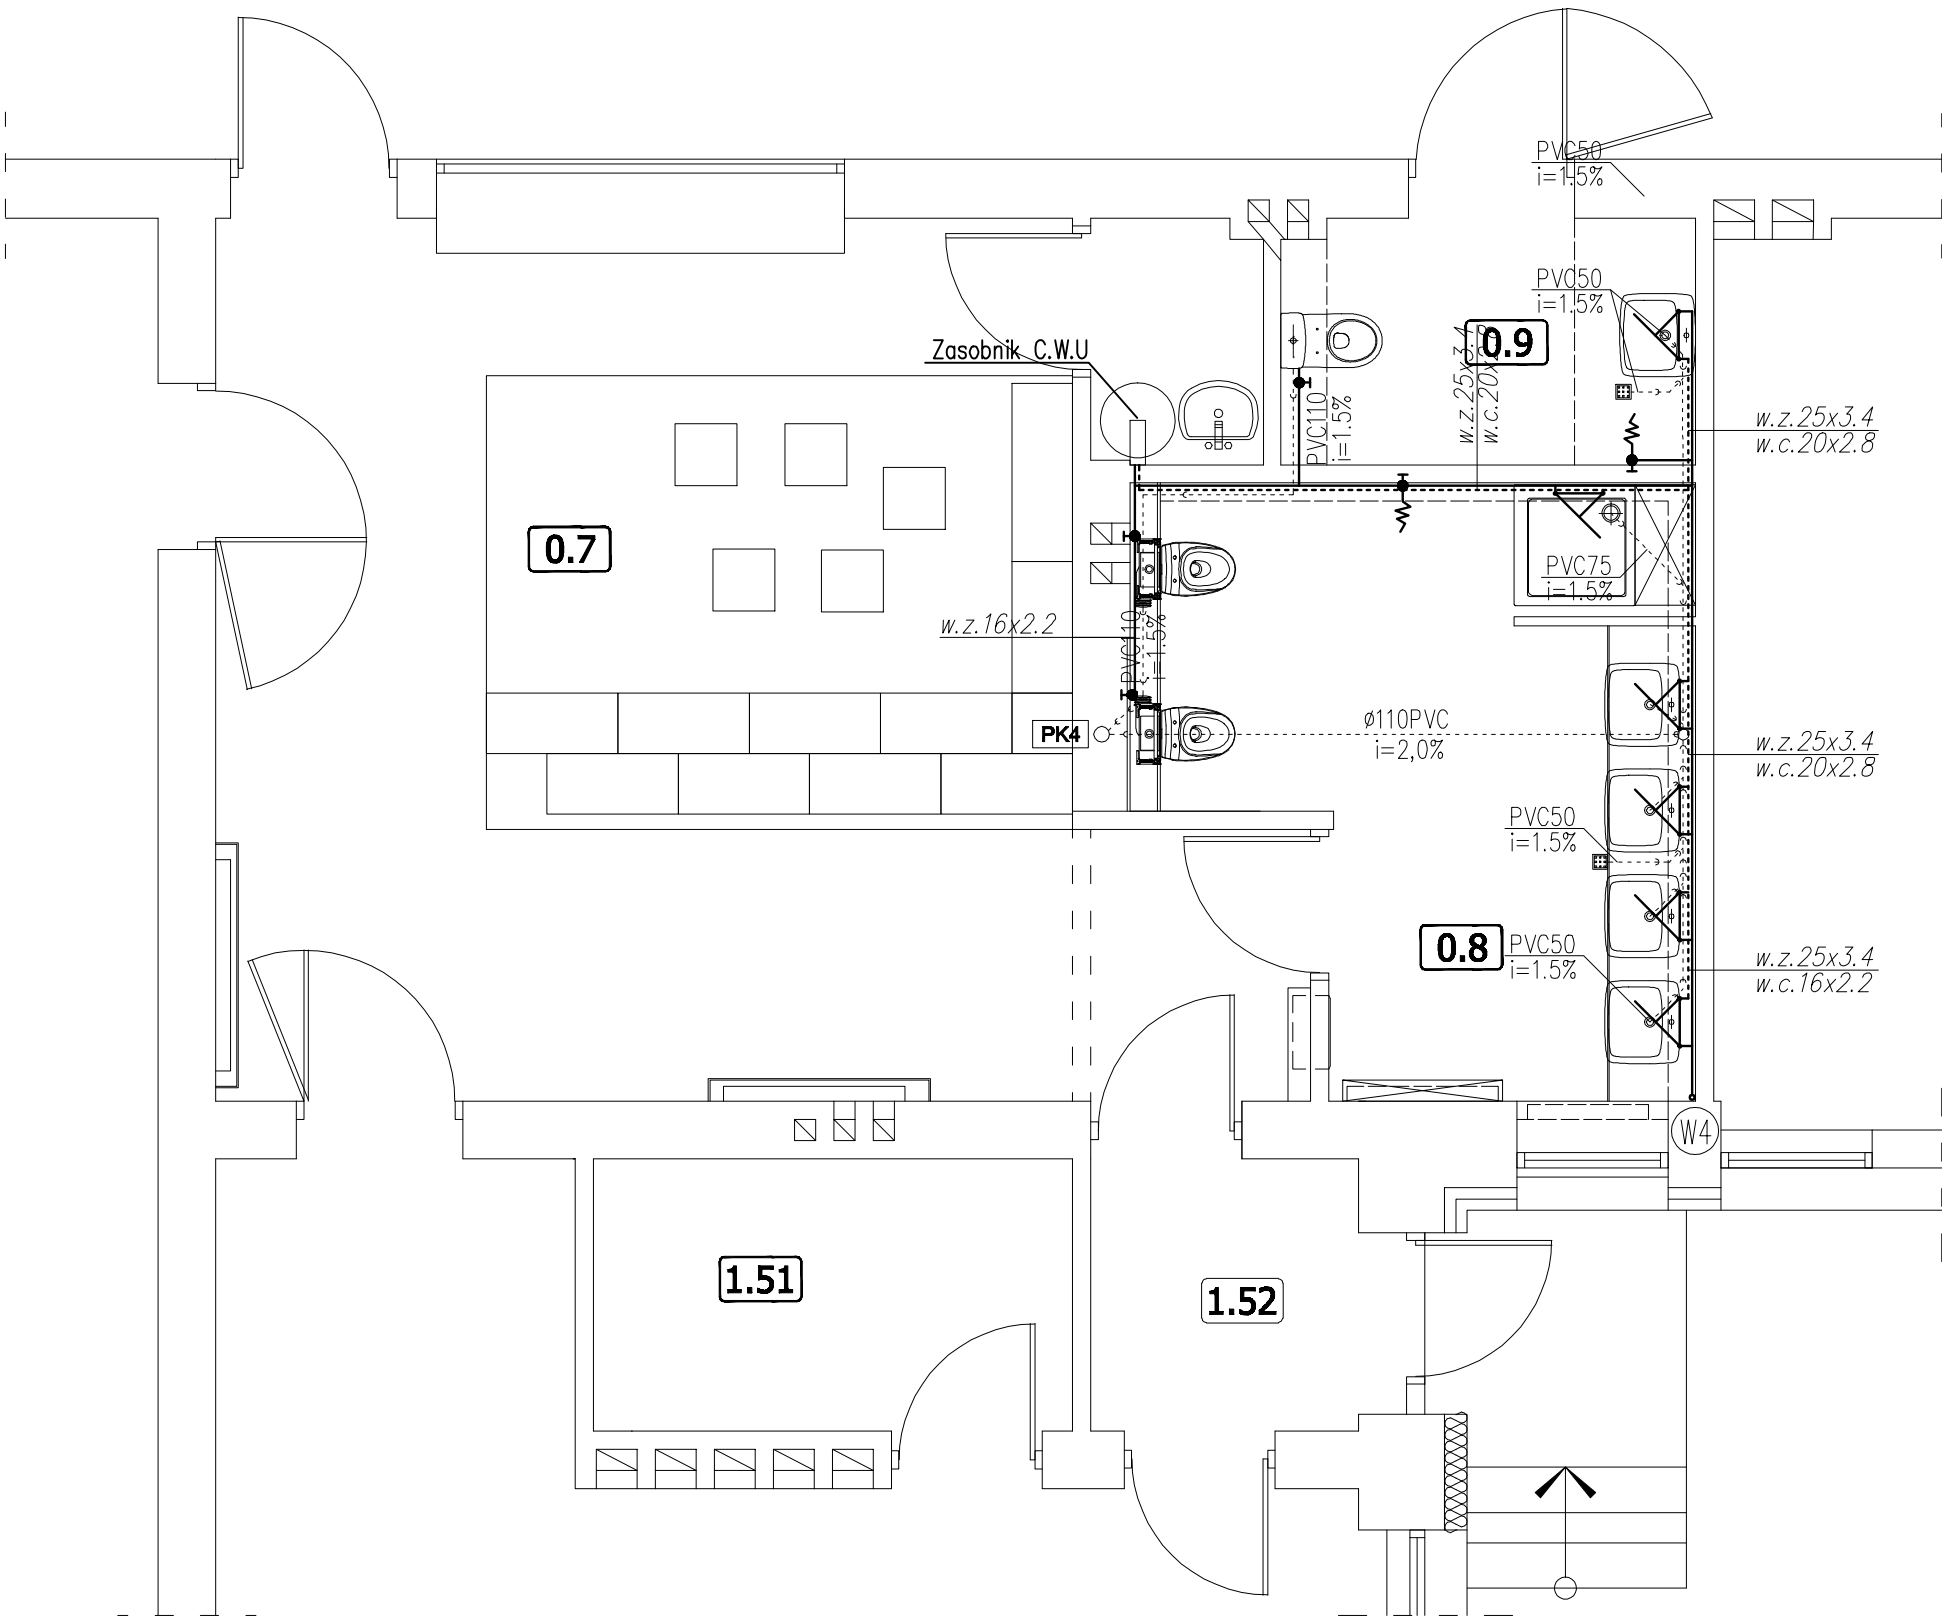

Nr Pom.	Nazwa pomieszczenia	Rodzaj posadzki	Powierzchnia m²
0.7	SZATNIA	WYKŁADZINA	33,1
0.8	ŁAZIENKA	TERAKOTA	12,6
0.9	ŁAZIENKA DLA NIEPEŁN.	TERAKOTA	4,4

UWAGI

- Wewnętrzną instalację wody użytkowej należy wykonać z rur PE lub PP
- Przewody prowadzić w brzdach w kanale,
- Rurociągi zaizolować - okładziną, otuliną "Termaflex"
- Mocowanie rur wykonać za pomocą uchwytów mocujących tworzyw sztucznych lub stalowych z przekładką elastyczną do wody zimnej
- Rysunek rozpatrywać łącznie z opisem technicznym
- Rysunek rozpatrywać wspólnie z pozostałą częścią dokumentacji projektowej wszystkich branż
- Wszystkie zastosowane w projekcie materiały, rozwiązania techniczne i urządzenia będą odpowiadały normom bezpieczeństwa ppoż. i bhp (posiadają odpowiednie atesty i aprobaty).

LEGENDA

- instalacja kanalizacji sanitarnej
- opis średnic oraz spadek kanałów kanalizacji sanitarnej
- instalacja wody ciepłej
- instalacja wody zimnej
- opis średnic przewodów wodnych
- przybory sanitarne
- zawór odcinający
- zawór ze złączką do węży
- pion instalacji wodociągowej
- pion instalacji kanalizacyjnej

UWAGI

UWAGA ! RYSUNEK NALEŻY ROZPATRYWAĆ RÓWNOCZEŚNIE Z RYSUNKAMI WYKONAWCZYM I BRANŻOWYM I.
W PRZYPADKU STWIERDZENIA NIEZGODNOŚCI NALEŻY POINFORMOWAĆ PROJEKTANTÓW.

Obiekt:	Przebudowa pomieszczeń w Miejskim Przedszkolu nr 3		Skala: 1:50
Adres obiektu:	ul. Słowackiego 16,37-600 Lubaczów dz. nr 2980,2979/2,2998/2		
Inwestor:	Gmina Miejska Lubaczów		Data: 01.2016r.
Adres inwestora:	ul. Rynek26 37-600 Lubaczów		
Tytuł rysunku:	Instalacja wod-kan BLOK 4 pom. 0.8		Nr Rysunku: 4
Zespół projektowy			
Imię i Nazwisko	Specjalność	Nr uprawnień	Podpis
mgr inż. Małgorzata Bartecka	sanitarna	PDK/0004/POOS/11	<i>M. Bartecka</i>
mgr inż. Damian Kuszaj	sanitarna	---	<i>D. Kuszaj</i>
mgr inż. Wioleta Strojna	sanitarna	---	<i>W. Strojna</i>